




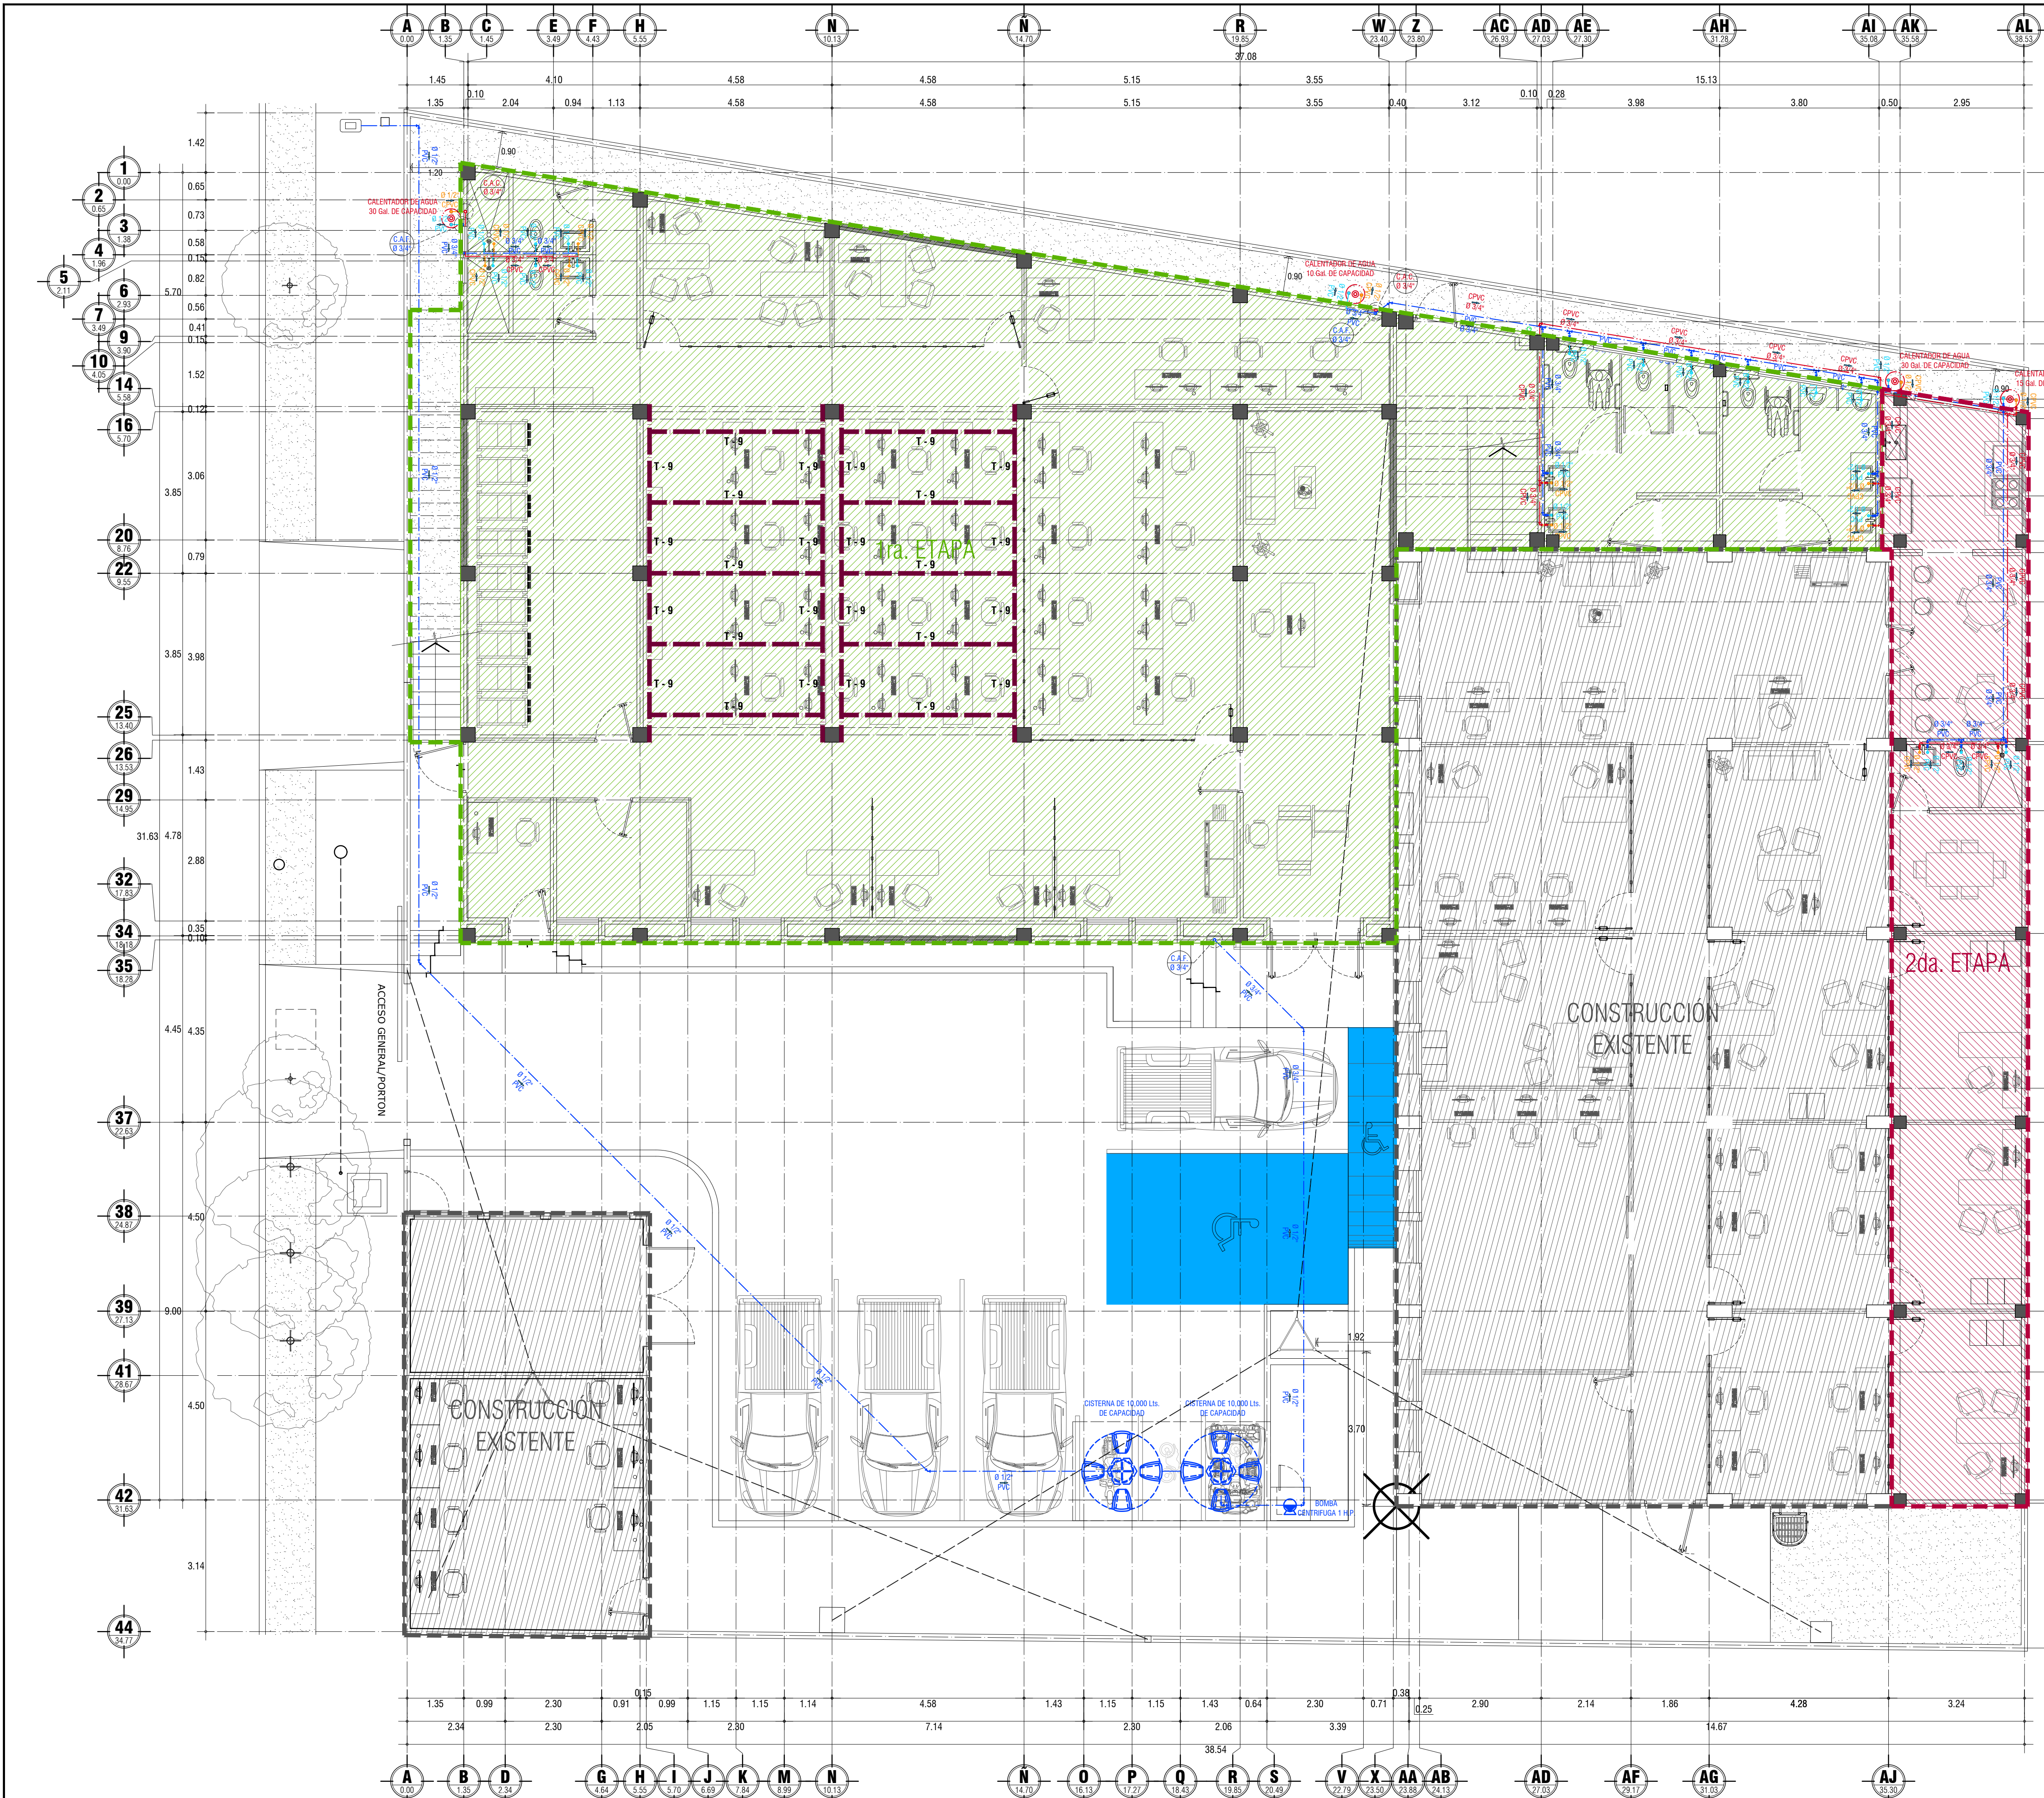


SIMBOLOGIA DE INST. HIDRAULICA

	LINEA DE SUMINISTRO DE AGUA DE RED MPAL.
	LINEA DE CONDUCCION DE AGUA FRIA
	COLUMNA DE AGUA FRIA
	LLAVE DE JARDIN
	TINACO DE 1,100 Lts. DE CAPACIDAD
	CISTERNA DE 10,000 Lts. DE CAPACIDAD
	TUERCA UNION
	TEE DE P.V.C.
	CODO DE 45° DE P.V.C.
	CODO DE 90° DE P.V.C.
	VALVULA DE GLOBO O DE PASO
	TAPON HEMBRA DE C.P.V.C.
	COPEL REDUCCION DE P.V.C.

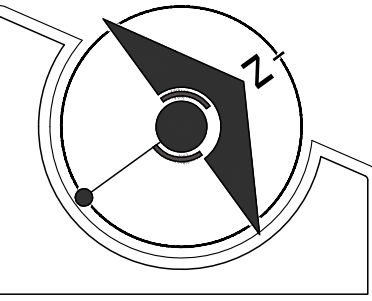

LOCALIZACIÓN

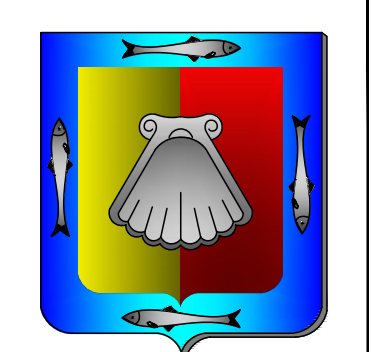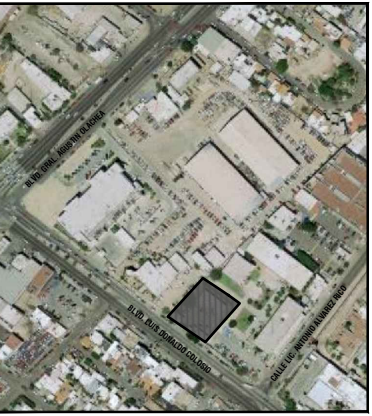

GOBERNADOR CONSTITUCIONAL DEL ESTADO:
PROF. VICTOR MANUEL CASTRO COSIO
SECRETARIO DE SEPMUN:
ARQ. CAROLINA ARMENTA CERVANTES
DIRECTOR DE OBRAS PUBLICAS:
ING. DAVID ARMANDO ESCALANTE LARRINAGA



SECRETARÍA DE PLANEACIÓN
URBANA, INFRAESTRUCTURA,
MOVILIDAD, MEDIO AMBIENTE
Y RECURSOS NATURALES



DIRECCIÓN DE OBRAS
PUBLICAS
DE GOBIERNO DEL ESTADO
JEFE DEL DEPARTAMENTO DE PROYECTOS:
ARQ. MARYPAZ VELAZQUEZ BAEZA
JEFE DEL DEPARTAMENTO DE SUPERVISION:
ING. VICTOR M. ALVAREZ TORRES

NOMBRE DE PROYECTO:
CENTRO DE CONTROL, COMANDO,
COMUNICACIÓN Y COMPUTO (C4)

UBICACIÓN:
BLVD. LUIS DONALDO COLOSIO ENTRE
BLVD. GRAL. OLACHEA Y CALLE EN LA
PAZ, B.C.S.

CONTENIDO:
PLANTA DE INST. HIDRAULICA
PLANTA BAJA

DISENO:
ARQ. ALFREDO EFRAIN ARCE TALAMANTES
REVISO:
ARQ. MARYPAZ VELAZQUEZ BAEZA
DIBUJO:
ARQ. ALFREDO E. ARCE TALAMANTES

UNIDADES:
METROS
INDICADAS

FECHA:
SEP / 2023

CLAVE:
INH

NUMERO DE PLANO:
01

SIMBOLOGIA

- CONSTRUCCION EXISTENTE (ESTADO ACTUAL)
- CONSTRUCCION DE 1RA. ETAPA
- CONSTRUCCION DE 2DA. ETAPA

PLANTA DE INSTALACION HIDRAULICA PLANTA BAJA
C4 LA PAZ

ESCALA: 1:50 / ACOT: En mts.