




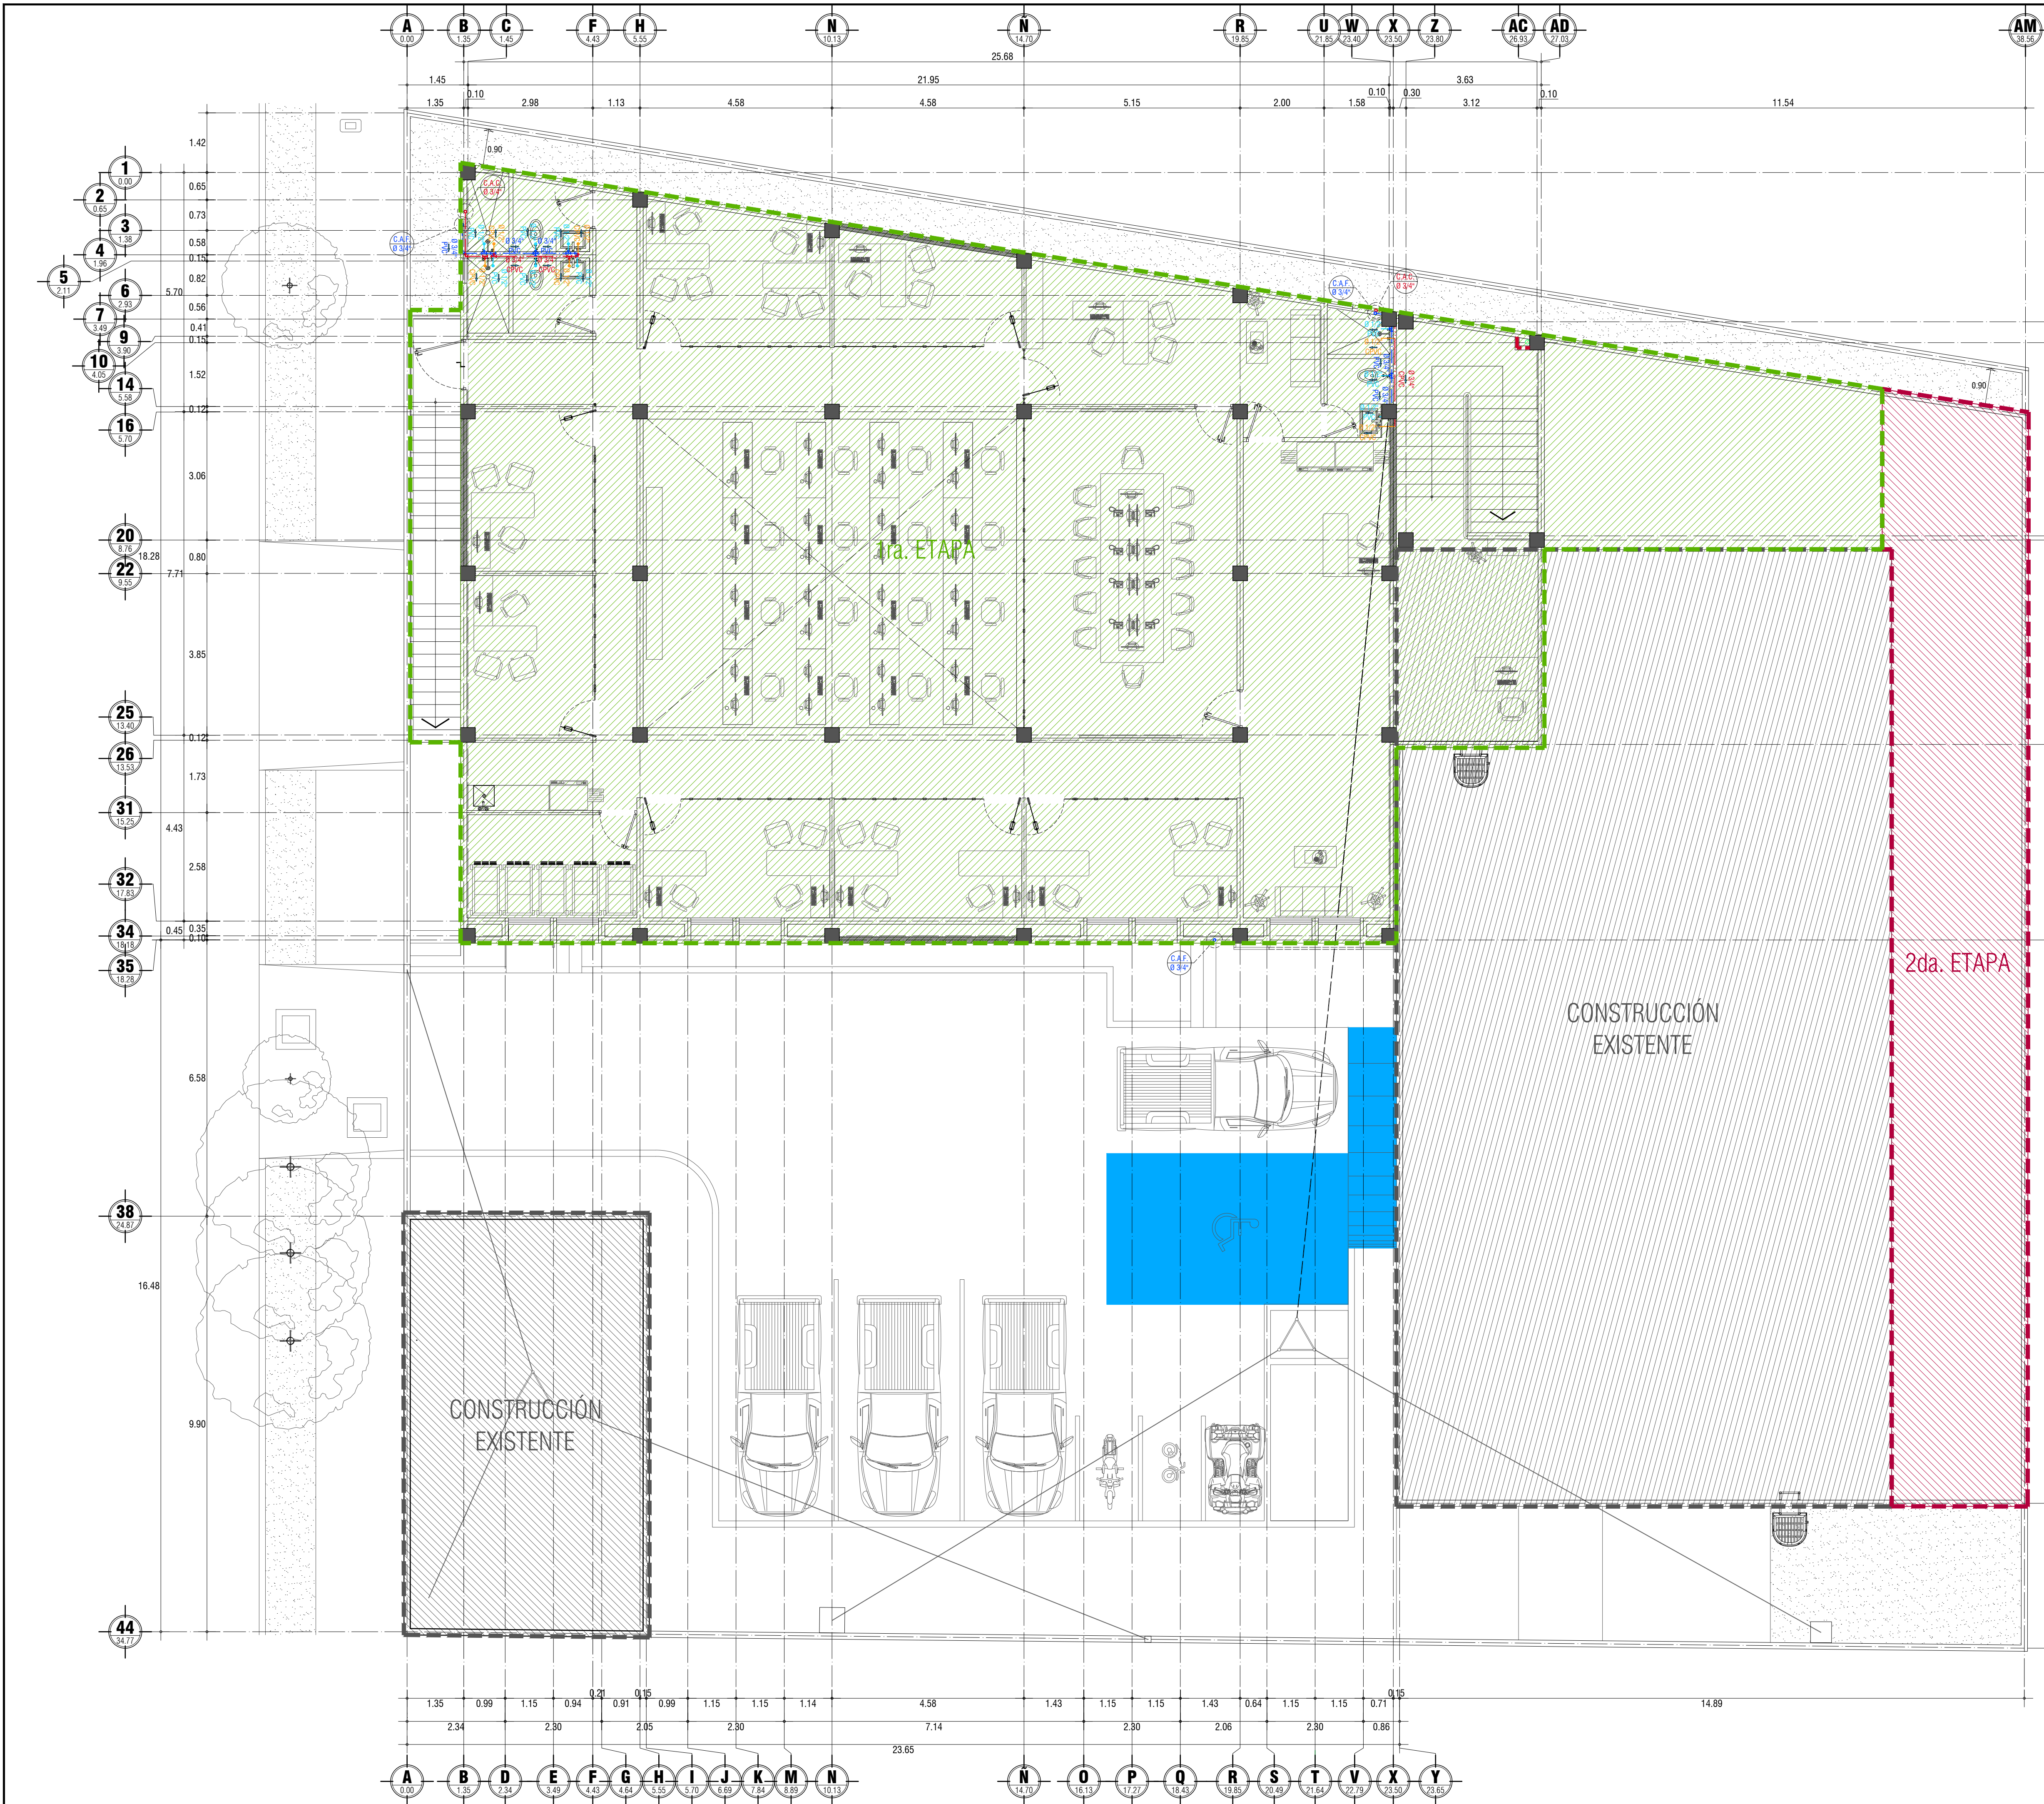


SIMBOLOGIA DE INST. HIDRAULICA

	LINEA DE SUMINISTRO DE AGUA DE RED MPAL.
	LINEA DE CONDUCCION DE AGUA FRIA
	COLUMNA DE AGUA FRIA
	LLAVE DE JARDIN
	TINACO DE 1, 100 Lts. DE CAPACIDAD
	CISTERNA DE 10,000 Lts. DE CAPACIDAD
	TUERCA UNION
	TEE DE P.V.C.
	CODO DE 45° DE P.V.C.
	CODO DE 90° DE P.V.C.
	VALVULA DE GLOBO O DE PASO
	TAPON HEMBRA DE C.P.V.C.
	COPLE REDUCCION DE P.V.C.

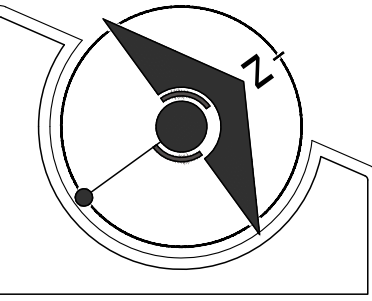

LOCALIZACIÓN

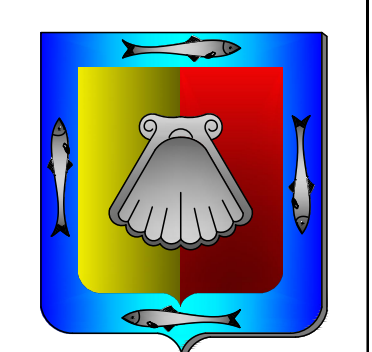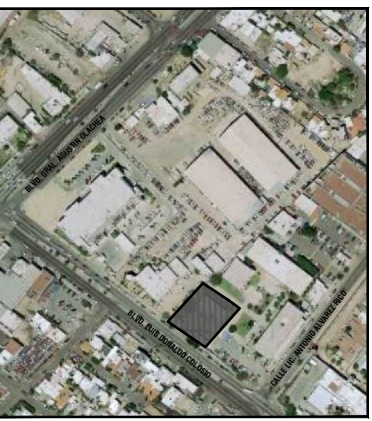

GOBERNADOR CONSTITUCIONAL DEL ESTADO
PROF. VICTOR MANUEL CASTRO COSIO
SECRETARIO DE SEPMUN
ARQ. CAROLINA ARMENTA CERVANTES
DIRECTOR DE OBRAS PUBLICAS
ING. DAVID ARMANDO ESCALANTE LARRINAGA



SECRETARÍA DE PLANEACIÓN
URBANA, INFRAESTRUCTURA,
MOVILIDAD, MEDIO AMBIENTE
Y RECURSOS NATURALES



DIRECCIÓN DE OBRAS
PUBLICAS
DE GOBIERNO DEL ESTADO

JEFE DEL DEPARTAMENTO DE PROYECTOS:
ARQ. MARYPAZ VELAZQUEZ BAEZA

JEFE DEL DEPARTAMENTO DE SUPERVISIÓN:
ING. VICTOR M. ALVAREZ TORRES

NOMBRE DE PROYECTO:
CENTRO DE CONTROL, COMANDO,
COMUNICACIÓN Y COMPUTO (C4)

UBICACIÓN:
BLVD. LUIS DONALDO COLOSIO ENTRE
BLVD. GRAL. OLACHEA Y CALLE EN LA
PAZ, B.C.S.

CONTENIDO:
PLANTA DE INST. HIDRAULICA
PLANTA ALTA

DESEN: ARQ. ALFREDO EFRAIN ARCE TALAMANTES

REVIS: ARQ. MARYPAZ VELAZQUEZ BAEZA

DESEN: ARQ. ALFREDO E. ARCE TALAMANTES

UNIDADES: METROS INDICADAS

FECHA: SEP / 2023

CLAVE: INH

NÚMERO DE PLANO:

02

SIMBOLOGIA

- CONSTRUCCIÓN EXISTENTE (ESTADO ACTUAL)
- CONSTRUCCIÓN DE 1RA. ETAPA
- CONSTRUCCION DE 2DA. ETAPA

PLANTA DE INSTALACIÓN HIDRAULICA PLANTA ALTA
C4 LA PAZ

ESCALA: 1:50 / ACOT: En mts.