




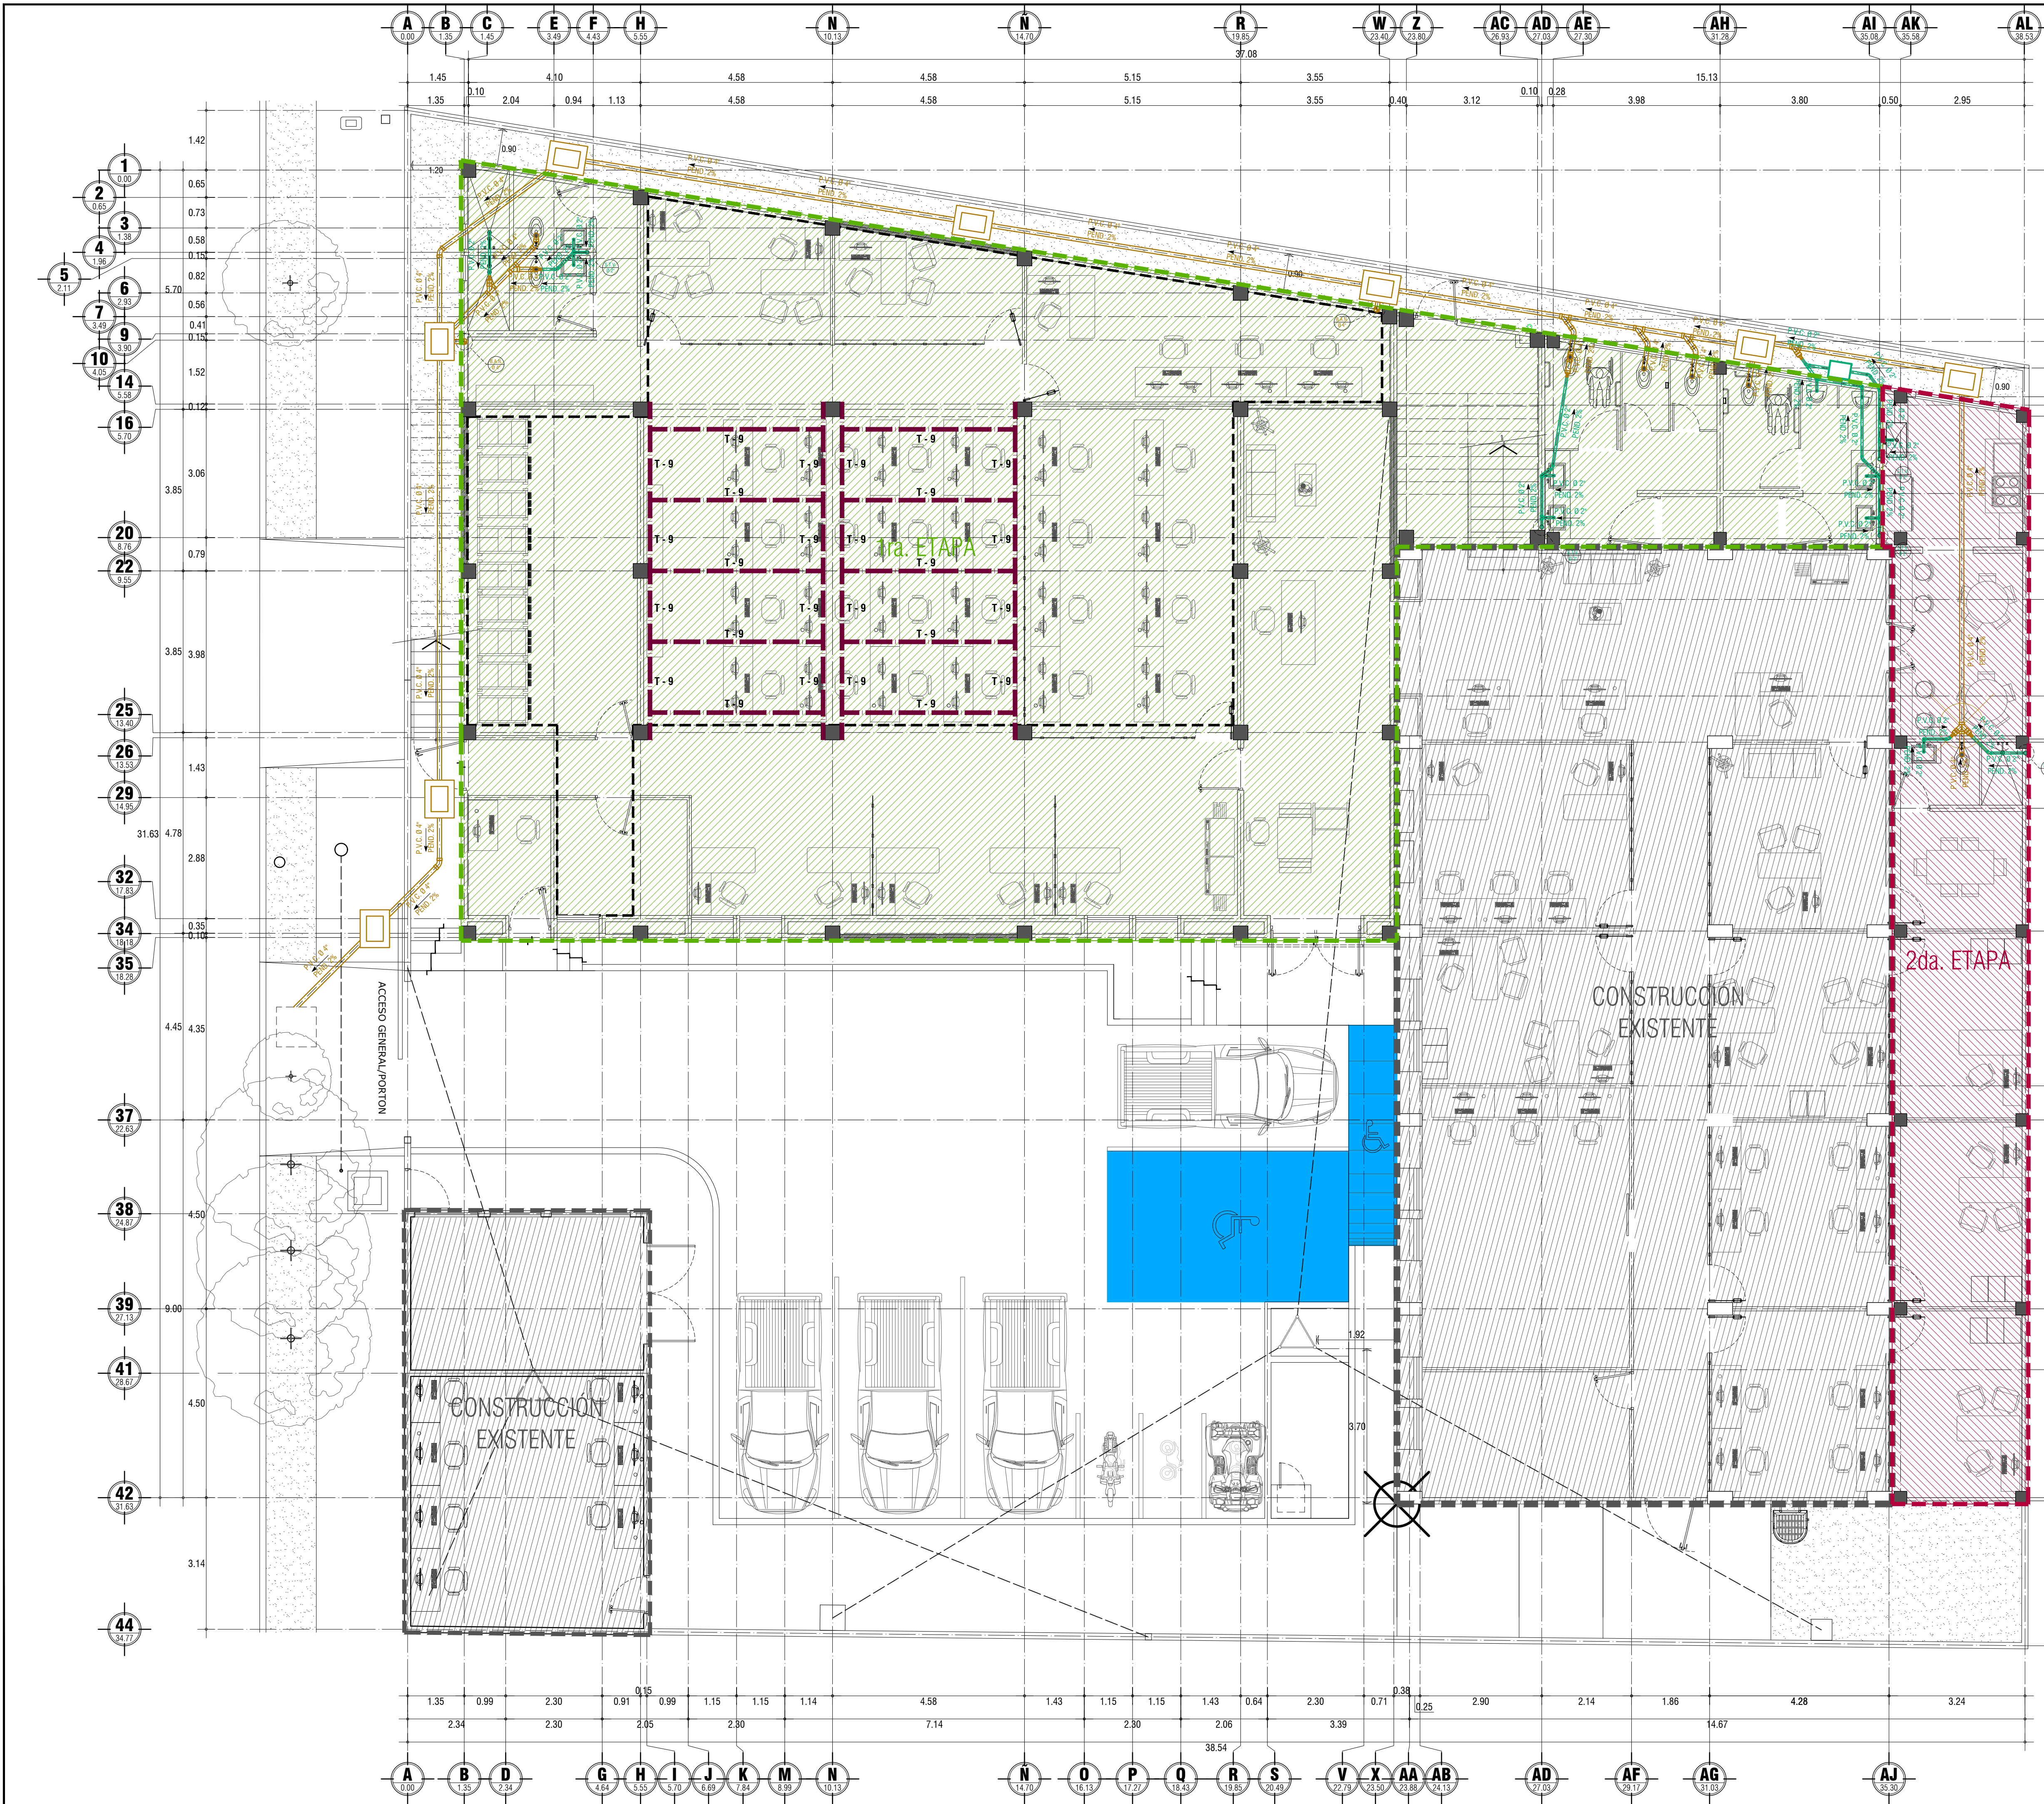


SIMBOLOGIA DE INST. SANITARIA

	TUBO DE P.V.C. SANITARIO DE 4" Ø
	TUBO DE P.V.C. SANITARIO DE 2" Ø
	CODO 90° DE P.V.C. SANITARIO DE 2" Ø
	CODO 45° DE P.V.C. SANITARIO DE 2" Ø
	TEE DE P.V.C. SANITARIO DE 2" Ø
	CODO 90° DE P.V.C. SANITARIO DE 4" Ø
	CODO 45° DE P.V.C. SANITARIO DE 4" Ø
	TEE DE P.V.C. SANITARIO DE 4" Ø
	REDUCCION DE P.V.C. SANITARIO DE 4"-2" Ø
	YEE DE P.V.C. SANITARIO DE 4" Ø
	CODO 90° DE P.V.C. CON VARIANTE LATERAL DE 2" Ø
	CODO 90° DE P.V.C. CON VARIANTE POSTERIOR DE 2" Ø
	SUBE TUBO DE VENTILACION, TUBO PVC DE 2" Ø
	INDICA DIAMETRO DE LA TUBERIA Y SENT. DEL FLUIDO
	REGISTRO SANITARIO DE 60X40 cms, DE BLOCK
	REGISTRO SANITARIO TIPO TAPPO DE P.V.C. DE 4" Ø

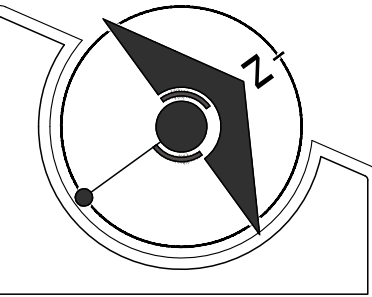

LOCALIZACIÓN

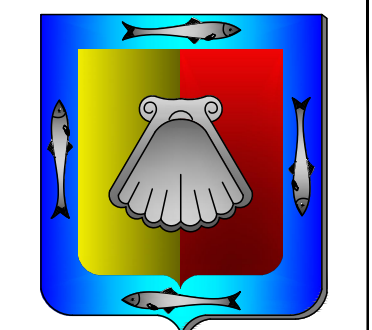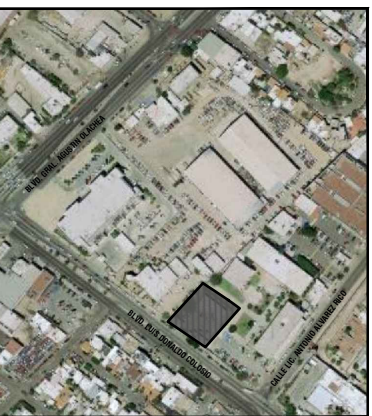

GOBERNADOR CONSTITUCIONAL DEL ESTADO
PROF. VICTOR MANUEL CASTRO COSIO
SECRETARIO DE SEPTIMA
ARQ. CAROLINA ARMENTA CERVANTES
DIRECTOR DE OBRAS PUBLICAS
ING. DAVID ARMANDO ESCALANTE LARRINAGA



SECRETARÍA DE PLANEACIÓN
URBANA, INFRAESTRUCTURA,
MOVILIDAD, MEDIO AMBIENTE
Y RECURSOS NATURALES



DIRECCIÓN DE OBRAS
PUBLICAS
DE GOBIERNO DEL ESTADO
JEFE DEL DEPARTAMENTO DE PROYECTOS:
ARQ. MARYPAZ VELAZQUEZ BAEZA
JEFE DEL DEPARTAMENTO DE SUPERVISION:
ING. VICTOR M. ALVAREZ TORRES

NOMBRE DE PROYECTO:
CENTRO DE CONTROL, COMANDO,
COMUNICACIÓN Y COMPUTO (C4)

UBICACIÓN:
BLVD. LUIS DONALDO COLOSIO ENTRE
BLVD. GRAL. OLACHEA Y CALLE. EN LA
PAZ, B.C.S.

CONTENIDO:
PLANTA DE INST. HIDRAULICA
PLANTA BAJA

DESEN: ARQ. ALFREDO EFRAIN ARCE TALAMANTES
REVIS: ARQ. MARYPAZ VELAZQUEZ BAEZA
DESEN: ARQ. ALFREDO E. ARCE TALAMANTES

UNIDADES: METROS INDICADAS

FECHA: SEP / 2023

PLAN: INS

NUMERO DE PLANO:
03

SIMBOLOGIA

	CONSTRUCCIÓN EXISTENTE (ESTADO ACTUAL)
	CONSTRUCCIÓN DE 1RA. ETAPA
	CONSTRUCCION DE 2DA. ETAPA

PLANTA DE INSTALACIÓN SANITARIA PLANTA BAJA

C4 LA PAZ ESCALA: 1:75 / ACOT: En mts.