




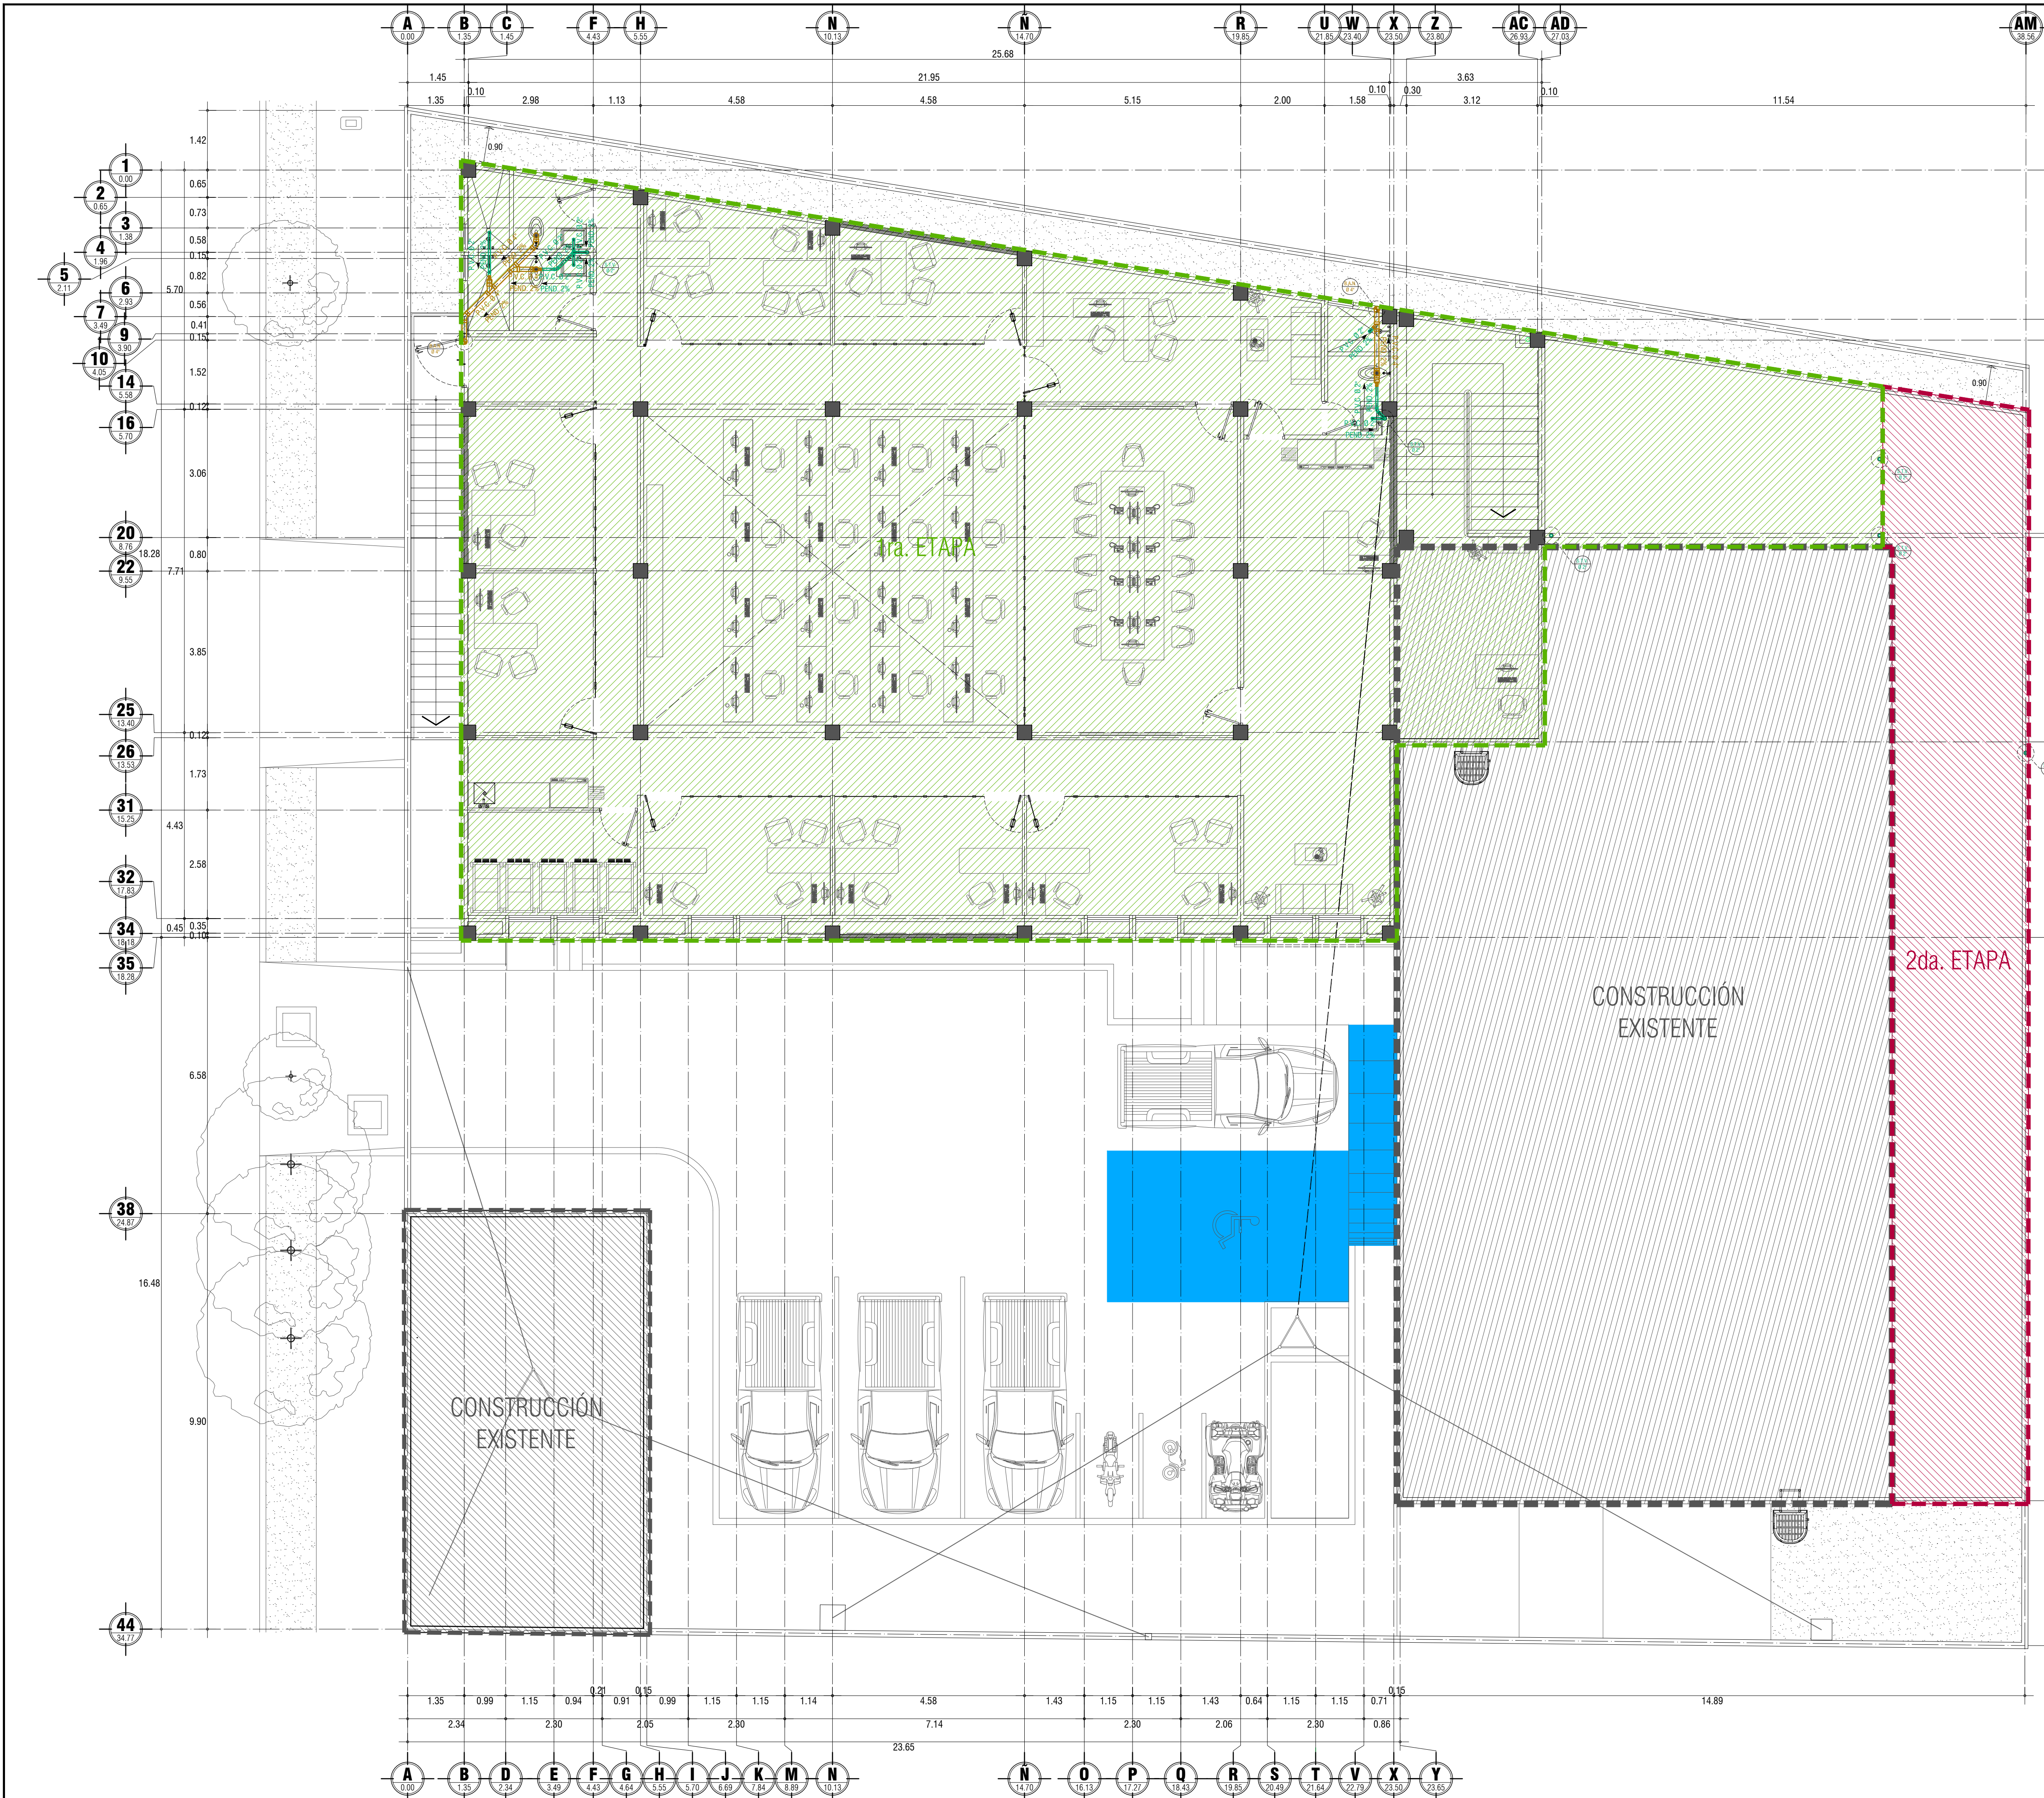


SIMBOLOGIA DE INST. SANITARIA

	TUBO DE P.V.C. SANITARIO DE 4" Ø
	TUBO DE P.V.C. SANITARIO DE 2" Ø
	CODO 90° DE P.V.C. SANITARIO DE 2" Ø
	CODO 45° DE P.V.C. SANITARIO DE 2" Ø
	TEE DE P.V.C. SANITARIO DE 2" Ø
	CODO 90° DE P.V.C. SANITARIO DE 4" Ø
	CODO 45° DE P.V.C. SANITARIO DE 4" Ø
	TEE DE P.V.C. SANITARIO DE 4" Ø
	REDUCCION DE P.V.C. SANITARIO DE 4"-2" Ø
	YEE DE P.V.C. SANITARIO DE 4" Ø
	CODO 90° DE P.V.C. CON VARIANTE LATERAL DE 2" Ø
	CODO 90° DE P.V.C. CON VARIANTE POSTERIOR DE 2" Ø
	SUBE TUBO DE VENTIL. TUBO PVC DE 2" Ø
	INDICA DIAMETRO DE LA TUBERIA Y SENT. DEL FLUIDO
	REGISTRO SANITARIO DE 60X40 cms, DE BLOCK
	REGISTRO SANITARIO TIPO TAP. DE P.V.C. DE 4" Ø

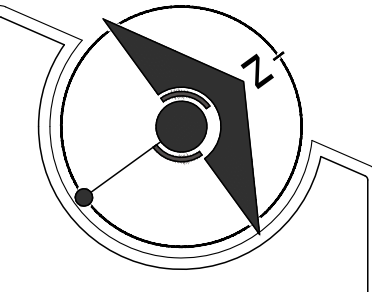

LOCALIZACIÓN

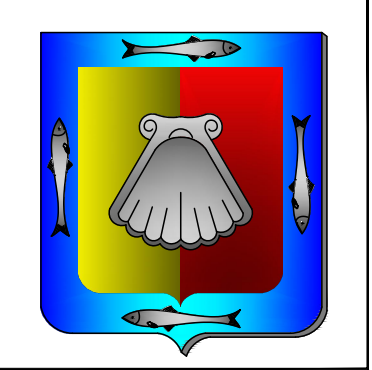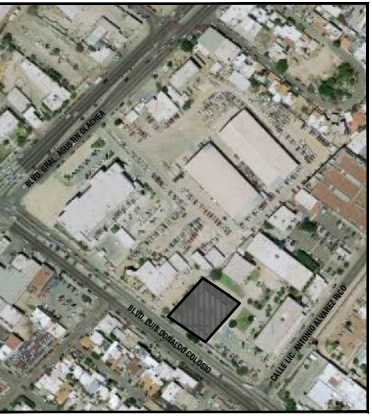

GOBERNADOR CONSTITUCIONAL DEL ESTADO
PROF. VICTOR MANUEL CASTRO COSIO
SECRETARIO DE SEPEUMA
ARQ. CAROLINA ARMENTA CERVANTES
DIRECTOR DE OBRAS PUBLICAS
ING. DAVID ARMANDO ESCALANTE LARRINAGA



SECRETARÍA DE PLANEACIÓN
URBANA, INFRAESTRUCTURA,
MOVILIDAD, MEDIO AMBIENTE
Y RECURSOS NATURALES



DIRECCIÓN DE OBRAS
PÚBLICAS
DE GOBIERNO DEL ESTADO

JEFE DEL DEPARTAMENTO DE PROYECTOS:
ARQ. MARYPAZ VELAZQUEZ BAEZA

JEFE DEL DEPARTAMENTO DE SUPERVISIÓN:
ING. VICTOR M. ALVAREZ TORRES

NOMBRE DE PROYECTO:
CENTRO DE CONTROL, COMANDO,
COMUNICACIÓN Y COMPUTO (C4)

UBICACIÓN:
BLVD. LUIS DONALDO COLOSIO ENTRE
BLVD. GRAL. OLACHEA Y CALLE. EN LA
PAZ, B.C.S.

CONTENIDO:
PLANTA DE INST. HIDRAULICA
PLANTA BAJA

DESEN: ARQ. ALFREDO EFRAIN ARCE TALAMANTES

REVIS: ARQ. MARYPAZ VELAZQUEZ BAEZA

DESEN: ARQ. ALFREDO E. ARCE TALAMANTES

REVIS: ARQ. ALFREDO E. ARCE TALAMANTES

FECHA:
METROS INDICADAS
SEP / 2023

CLAVE:
INS

NÚMERO DE PLANO:
03

SIMBOLOGIA

	CONSTRUCCIÓN EXISTENTE (ESTADO ACTUAL)
	CONSTRUCCIÓN DE 1RA. ETAPA
	CONSTRUCCION DE 2DA. ETAPA

PLANTA DE INSTALACIÓN SANITARIA PLANTA ALTA

C4 LA PAZ

ESCALA: 1:50 / ACOT: En mts.